


Nazwa obiektu: Budowa sieci kanalizacyjnej z przyłączami. Etap II. Zakres robót nr 2

Adres obiektu: Garbatka, PAN Jastrzębiec, Wola Mrokowska

Zakres robót do wykonania:

— sieć kanalizacji grawitacyjnej

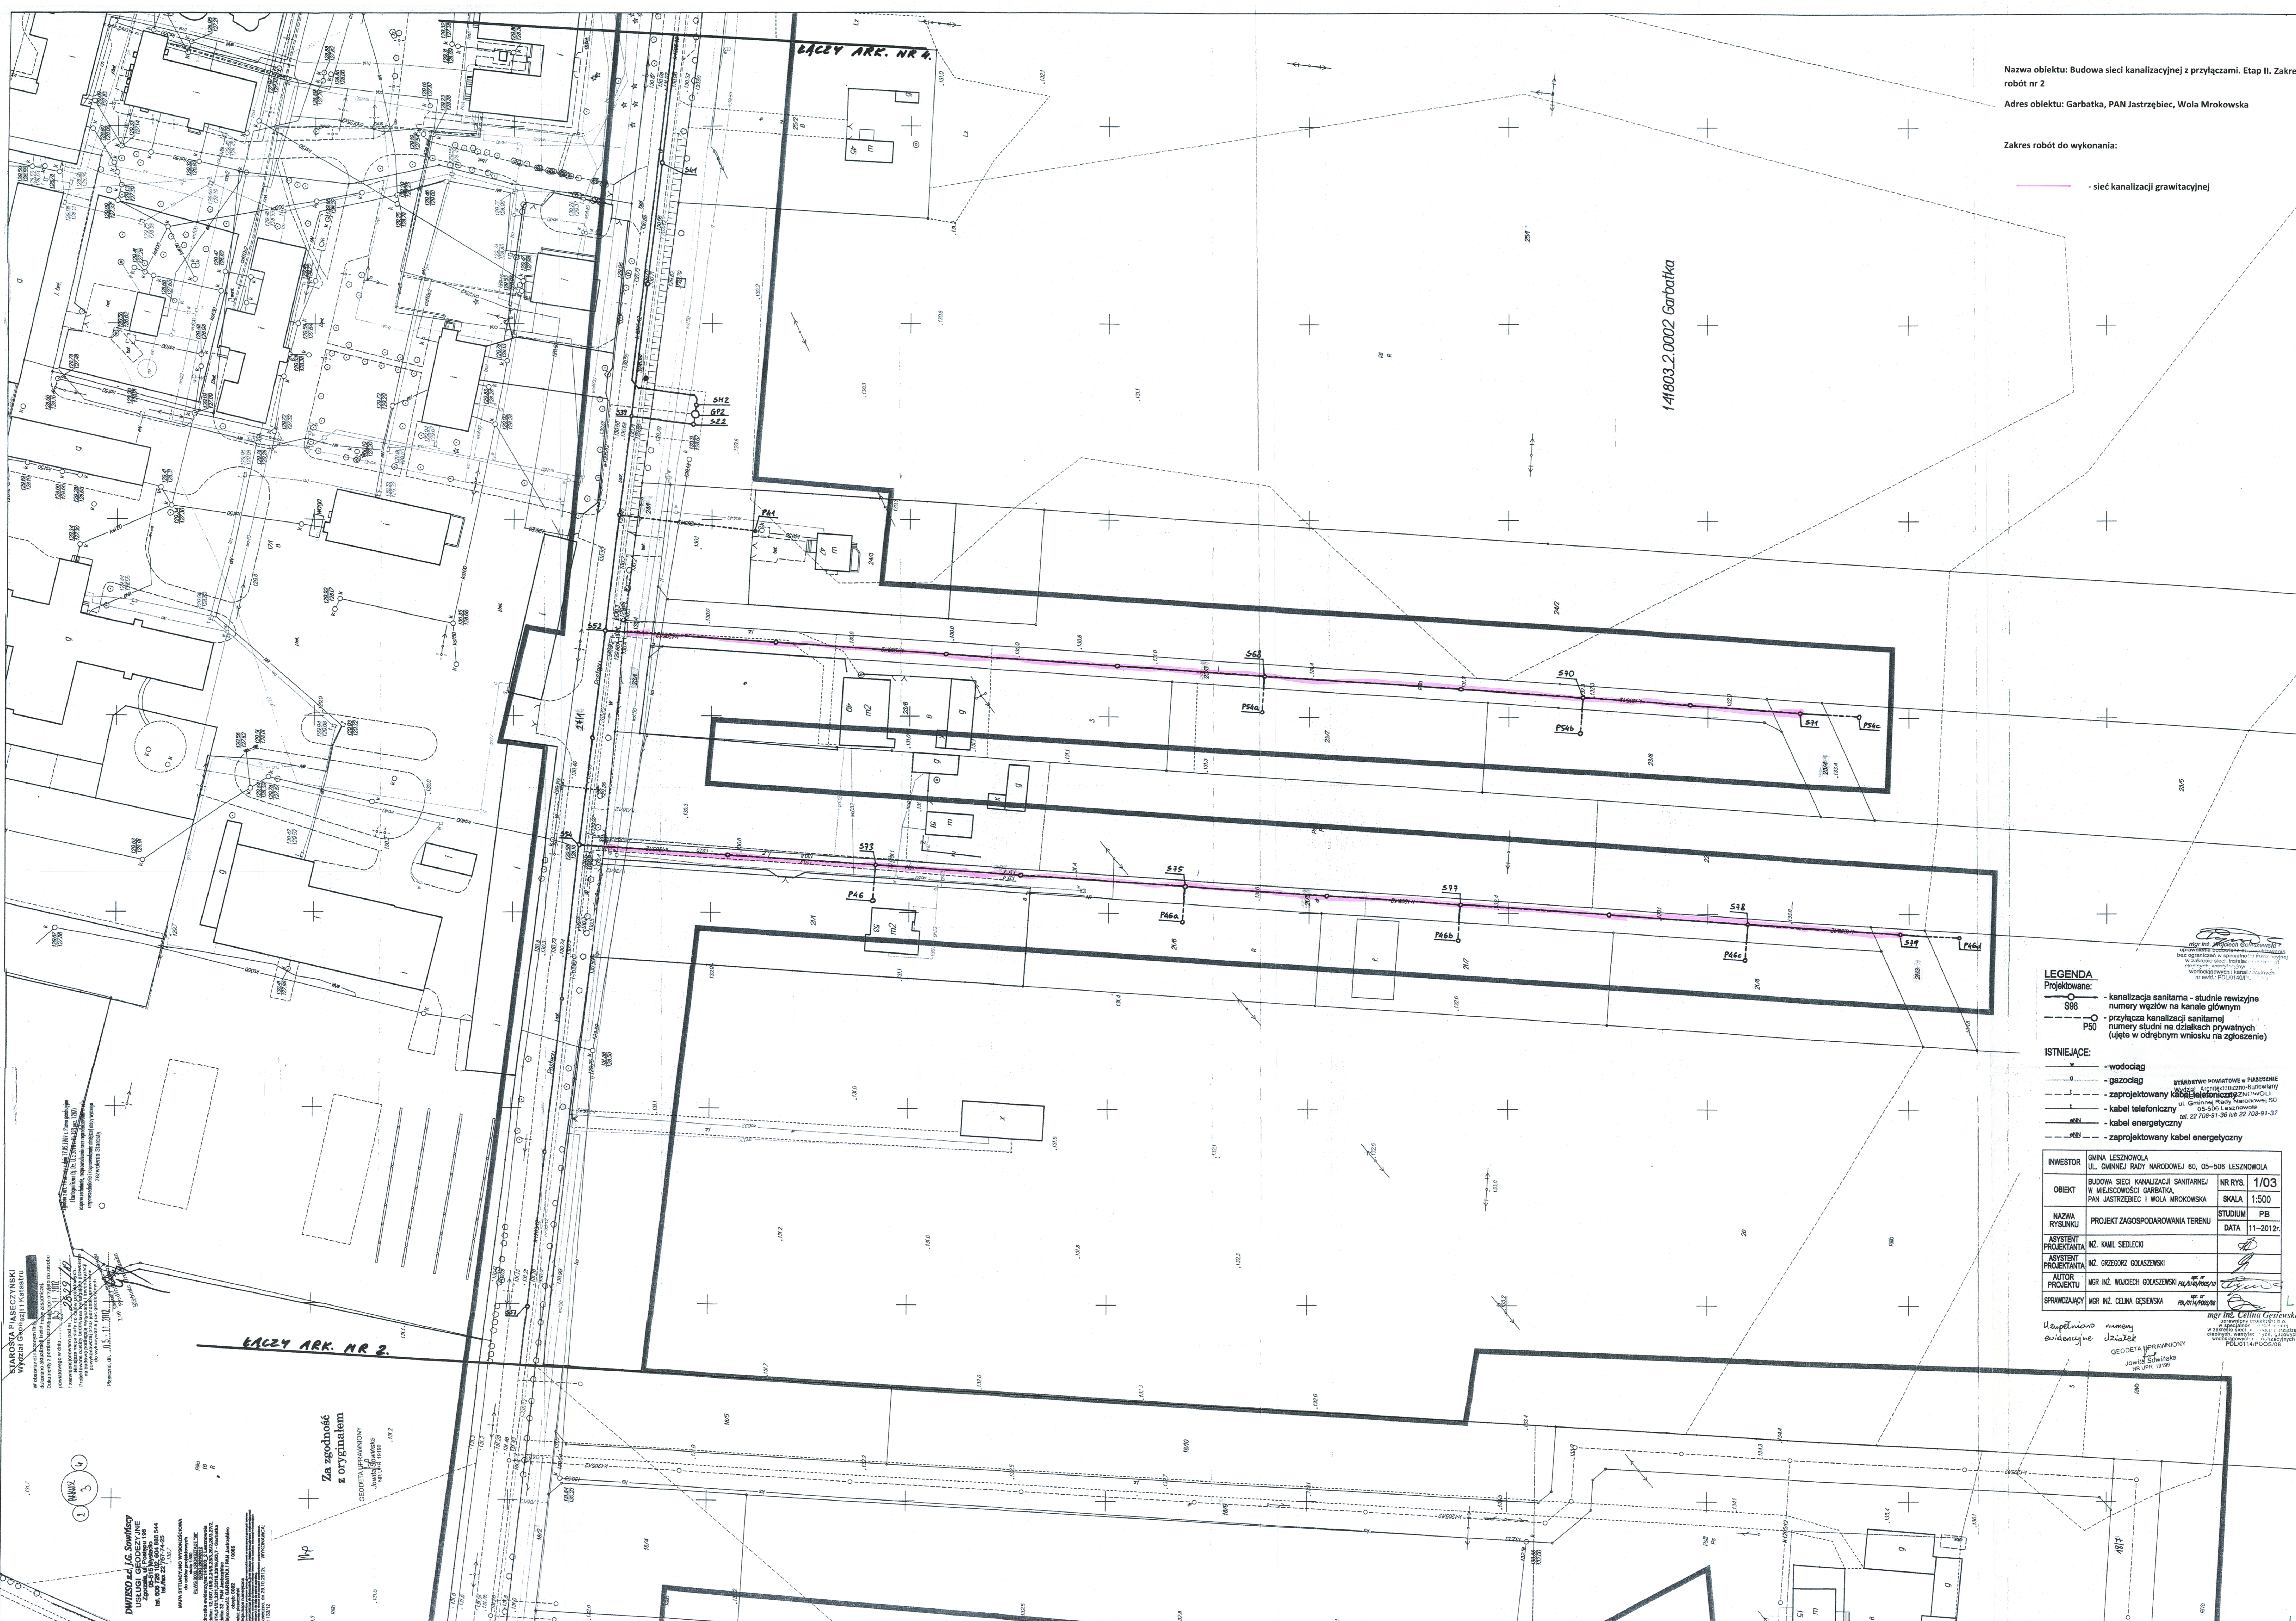

LEGENDA
Projektowane:
○ - kanalizacja sanitarna - studnie rewizyjne
S38 - nutny wzdłuż na kanale głównym
— - przyłącza kanalizacji sanitarnej
P50 - numery studni na działkach prywatnych (ujęte w odrębnym wniosku na zgłoszenie)

ISTNIEJĄCE:
w - wodociąg
g - gazociąg
— - zaprojektowany kabel telefoniczny
— - kabel energetyczny
— - zaprojektowany kabel energetyczny

| | | | |
|-------------------------|---|---------|---------|
| INWESTOR | GMINA LESZNOWOLA UL. GIMNNEJ RADY NARODOWEJ 80, 05-506 LESZNOWOLA | NR RYS. | 1/03 |
| OBIEKT | BUDOWA SIECI KANALIZACJI SANITARNEJ W MIEJSCOWOŚCI GARBATKA, PAN JASTRZĘBIEC I WOLA MROKOWSKA | SKALA | 1:500 |
| NAZWA RYSUNKU | PROJEKT ZAGOSPODAROWANIA TERENU | STADIUM | PB |
| ASISTENT PROJEKTANTA | INŻ. KAMIL SIEDLECI | DATA | 11-2012 |
| ASISTENT PROJEKTANTA | INŻ. GRZEGOŻ CZAJEWSKI | | |
| AUTOR PROJEKTU | MGR INŻ. WOJCIECH GOKASZEWSKI | | |
| SPRAWDZAJĄCY | MGR INŻ. CELINA GIESEWSKA | | |

Uzupelniono numer
autorski
GEODETA SPRAWOZDANIOWY
JOWITA ŚWIĄTEC
14.01.2013

STARSZA PIASECZYŃSKI
Wyciąg z planu...
DZIĘSO s.c. J.G. Szwajfery
USŁUGI GEODEZYJNE
ul. Świdwie 14
05-506 LESZNOWOLA
tel. 22 708 91 36 lub 22 708 91 37
www.dzieso.pl

Za zgodność
z oryginałem
GEODETA SPRAWOZDANIOWY
JOWITA ŚWIĄTEC
14.01.2013