

**Załącznik 6b**  
**DWIESO s.c. J.G. Sowiński**  
 USŁUGI GEODEZYJNE  
 Zgorzala, ul. Postępu 198  
 05-515 Mysiadło  
 tel. 606 726 102, 604 886 544  
 NIP: 123-124-09-57

**MAPA DO CELÓW PROJEKTOWYCH**

skala 1:500  
 PL- ETRF 2000, PL-KRON86-NH  
 GEK.6640.6775.2017

powiat piaseczyński  
 jednostka ewidencyjna: 141803\_2 Lesznówola  
 obręb: 0031  
 miejscowość: Wólka Kosowska  
 działka: 116/1  
 sekcja: mapa numeryczna

Mapa uzupełniona pomiarem sytuacyjno-wysokościowym w oznaczonych granicach kolorem czerwonym zastrzega się jednoznacznie, że na obszarze objętym tym zakresem może występować dodatkowe uzbrojenie podziemne o którego istnieniu nie uzyskano informacji w instytucjach branżowych i nie dają się wykryć aparaturą.  
 Mapa powykonawcza została wykonana bez ustalenia obciążeń służebnościami gruntemi zgodnie z §80 punkt 6 Rozporządzenia MSWiA w sprawie standardów technicznych wykonywania geodezyjnych pomiarów sytuacyjnych i wysokościowych oraz opracowania i przekazywania wyników tych pomiarów do PZGIK z dnia 9.11.2011 r.

Piaseczno, dn 24.10.2017r.  
 Nr 294/17

WYKONAWCA:

GEODETA UPRAWNIONY  
*J.G. Sowiński*  
 Jowita Sowińska  
 NR UPR 19199

7489800  
 5769350

30/1

m

bract.

39

i

B

g

51/8

N

Lz 116/1

h. bet.

ch. bet.

ch. bet.

7489800  
 5769300

rz. Utrata

**LESZNOWOLSKIE**  
 Przedsiębiorstwo Komunalne Spółka z o.o.  
 ul. Poprzeczna 50, 05-506 Lesznówola  
 REGON 0000349630 NIP 1231200082  
 tel. (22) 757 94 32 fax (22) 757 72 71  
 (3)

**PREZES ZARZĄDU**  
*Kazimierz Jabłoński*

Nazwa rysunku:  
**PLAN SYTUACYJNY**

Inwestor:  
 LESZNOWOLSKIE PRZEDSIĘBIORSTWO KOMUNALNE SP. Z O.O.  
 ul. Poprzeczna 50  
 05-506 Lesznówola

Jednostka projektowa:  
**GADOM**  
 ul. Szafirowa 27  
 05-500 Piaseczno

Stadium:  
**Plan Funkcjonalno Urzytkowy**

Tytuł projektu / adres inwestycji:  
 Remont istniejącej pompowni Ścieków w Wólce Kosowskiej przy ul. Nadrzecznej

Jednostka ewidencyjna 141803\_2 Lesznówola  
 dz. nr 116/1 obręb Wólka Kosowska gmina Lesznówola

Imię i nazwisko:

Nr uprawnień:

Projektant:  
 mgr inż. Łukasz Gadomski  
 lukasz.gadomski@gadom.pl


**MGR INŻ. ŁUKASZ GADOMSKI**  
 uprawnień budowlano do projektowania bez ograniczeń w szczególności instalacyjnej w zakresie sieci, instalacji urządzeń, wodociągowych i kanalizacyjnych, gazowych i urządzeń cieplnych, wentylacyjnych, gazowych i wodociagowych i kanalizacyjnych

Skala: 1:500

Nr rysunku: 1

Data: 04.12.2017





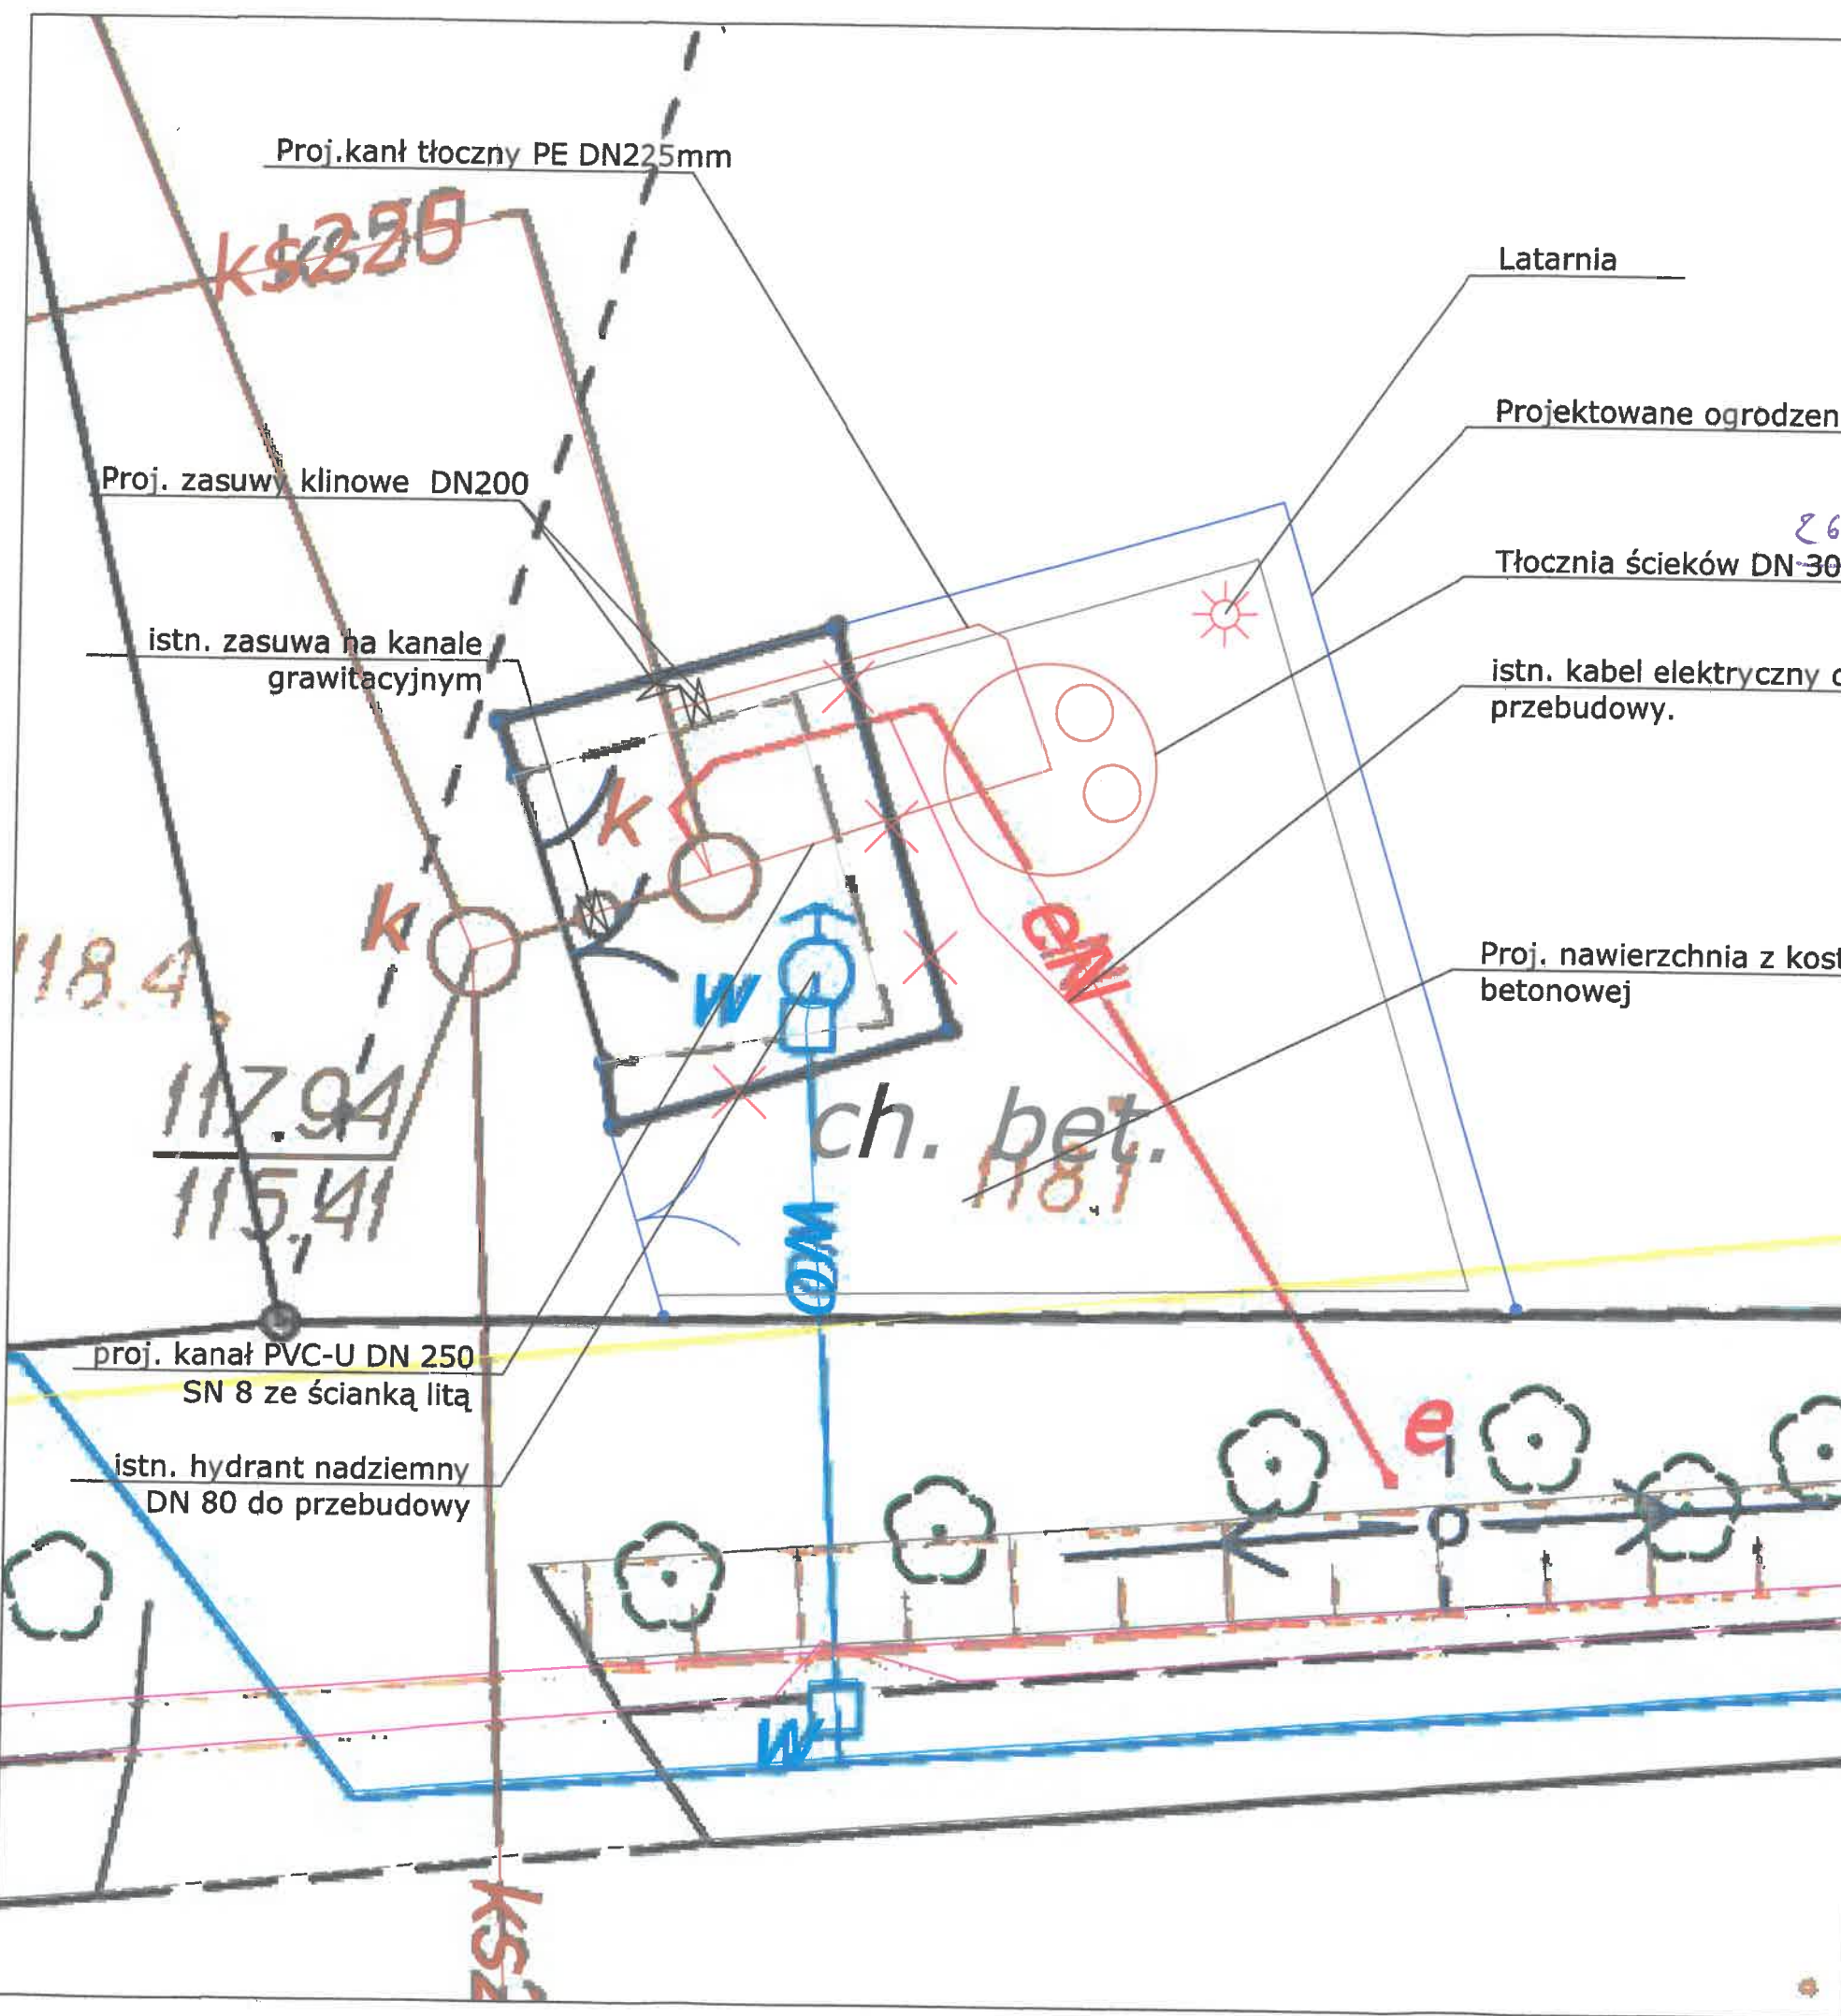

**LESZNOWOLSKIE**  
 Przedsiębiorstwo Komunalne Spółka z o.o.  
 ul. Poprzeczna 50, 05-506 Lesznowola  
 KRS 0000349630 NIP 1231200082  
 tel. (22) 757 94 32 fax (22) 757 72 71

PREZES ZARZĄDU  
*[Signature]*  
 Inżynier Jabłoński

Nazwa rysunku: <b>PROJEKT ZAGOSPODAROWANIA TERENU</b>		
Inwestor: LESZNOWOLSKIE PRZEDSIĘBIORSTWO KOMUNALNE SP. Z O.O. ul. Poprzeczna 50 05-506 Lesznowola		
Jednostka projektowa: GADOM ul. Szafirowa 27 05-500 Piaseczno		
<b>GADom</b>		
Stadium: <b>Plan Funkcjonalno Urzytkowy</b>		
Tytuł projektu / adres inwestycji: Remont istniejącej pompowni Ścieków w Wólce Kosowskiej przy ul Nadrzecznej		
Jednostka ewidencyjna 141803_2 Lesznowola dz. nr 116/1 obręb Wólka Kosowska gmina Lesznowola		
Imię i nazwisko:	Nr uprawnień:	Podpis:
Projektant: mgr inż. Łukasz Gadomski lukasz.gadomski@gadom.pl	MAZ/0229/POOS/11 uprawnienia budowlane do projektowania bez ograniczeń w specjalności instalacyjnej w zakresie sieci, instalacji i urządzeń ciepłych, wentylacyjnych, gazowych, i urządzeń ciepłych, wentylacyjnych, gazowych i wodociągowych i kanalizacyjnych	<i>[Signature]</i> <b>mgr inż. Łukasz Gadomski</b> Uprawnienia budowlane do projektowania bez ograniczeń w specjalności instalacyjnej w zakresie sieci, instalacji i urządzeń ciepłych, wentylacyjnych, gazowych, i urządzeń ciepłych, wentylacyjnych, gazowych i wodociągowych i kanalizacyjnych Nr upr. MAZ/0229/POOS/11
Skala: 1:100	Nr rysunku: 2	Data: 04.12.2017

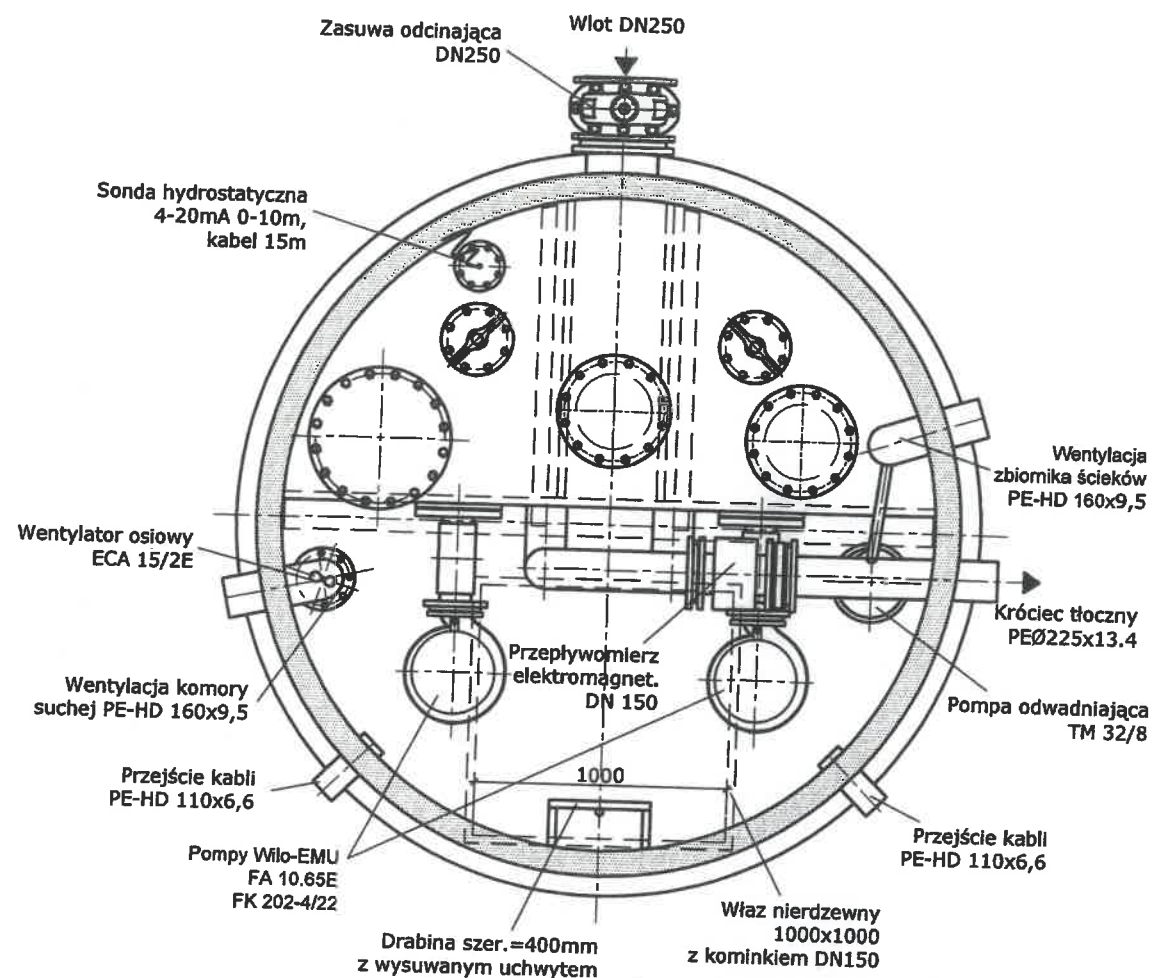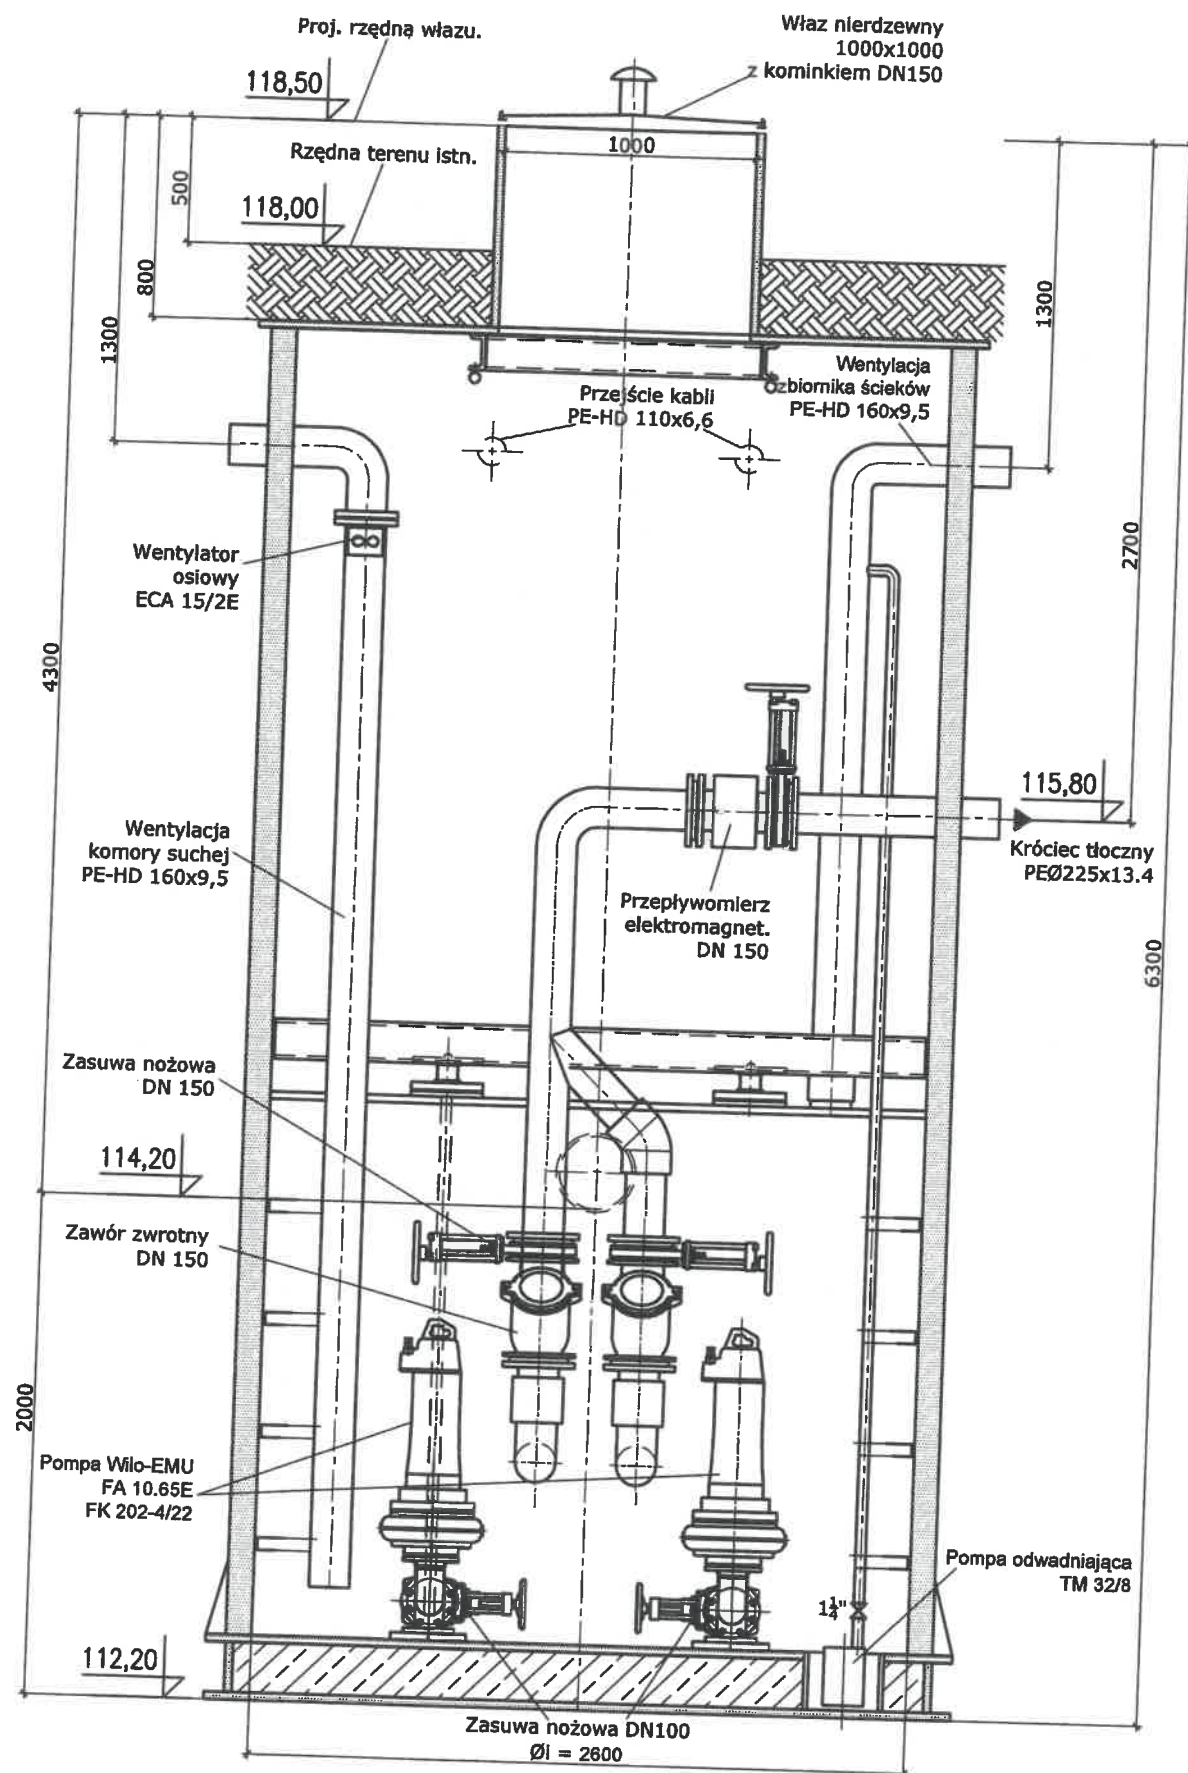

Nazwa rysunku:  
**SCHEMAT POGŁĄDOWY ROZWIĄZAŃ TECHNOLOGICZNYCH**

Inwestor:  
**LESZNOWOLSKIE PRZEDSIĘBIORSTWO KOMUNALNE SP. Z O.O.**  
ul. Poprzeczna 50  
05-506 Lesznowola

Jednostka projektowa:  
**GADOM**  
ul. Szafirowa 27  
05-500 Piaseczno

**GADOM**

Stadium:  
**Plan Funkcjonalno Urzytkowy**

Tytuł projektu / adres inwestycji:  
**Remont istniejącej pompowni Ścieków w Wólce Kosowskiej przy ul Nadrzecznej**

Jednostka ewidencyjna 141803\_2 Lesznowola  
**dz. nr 116/1 obręb Wólka Kosowska gmina Lesznowola**

Imię i nazwisko:	Nr uprawnień:	Podpis:
Projektant: mgr inż. Łukasz Gadomski lukasz.gadomski@gadom.pl	<b>MAZ/0229/POOS/11</b> uprawnienia budowlane do projektowania bez ograniczeń w specjalności instalacyjnej w zakresie sieci, instalacji i urządzeń cieplnych, wentylacyjnych, gazowych, wodociagowych i kanalizacyjnych	<i>Łukasz Gadomski</i> mgr inż. Łukasz Gadomski uprawnienia budowlane do projektowania bez ograniczeń w specjalności instalacyjnej w zakresie sieci, instalacji i urządzeń cieplnych, wentylacyjnych, gazowych, wodociagowych i kanalizacyjnych Nr uprawnień: MAZ/0229/POOS/11

**LESZNOWOLSKIE**  
Przedsiębiorstwo Komunalne Spółka z o.o.  
ul. Poprzeczna 50, 05-506 Lesznowola  
KRS 0000349630 NIP 1231200082  
tel. (22) 757 94 32 fax (22) 757 72 71  
(3)

**PREZES ZARZĄDU**

*Kazimierz Jabłoński*

Zmiany techniczne zastrzeżone